



Comune di Montanaro

LAVORI DI MESSA IN SICUREZZA E
ADEGUAMENTO DI SPAZI E AULE DEL PLESSO
SCOLASTICO DI VIA CAFFARO ANGOLO
VIA UBERTINI

Progetto Esecutivo

Tavola 9
Progetto - Pianta Piano Primo e Sottotetto
scala 1:100

Ottobre 2021

RESPONSABILE DI PROCEDIMENTO
Ing. Viviana Peruzzo

PROGETTISTA:

Arch. Mauro Bellora - L.go Bardonecchia 180 - 10141 Torino

MGA4studio
Mauro Bellora
Giuliana Morisano
Architetti
Associati
L.go Bardonecchia 180
10141 - Torino
tel-fax 011.710.414
info@mga4studio.com
www.mga4studio.com

CP: B11LMRA76M081219D

PARETI: Ristrutturazione di parete con telaio di sostegno e pannello forato (sp. 30 cm)

Superficie locale: 41,90 mq

Superficie per aerazione del locale: $5 \times (0,76 \times 1,53) = 5,82$ mq

Superficie per illuminazione del locale: $5 \times (0,76 \times 1,53) = 5,82$ mq

Verifica: $5,82 \text{ mq} \times 8 = 46,56$ mq (verificato)

PARETI: Ristrutturazione di parete con telaio di sostegno e pannello forato (sp. 30 cm) in gesso, rivestito con intonaco e poi con pannelli in cartongesso sui lati verso i servizi igienici.

Superficie locale: 65,50 mq

Superficie per aerazione del locale: $2 \times (1,00 \times 3,00) + 2 \times (0,76 \times 1,53) + (2,27 \times 1,53) = 6,00 + 2,33 + 3,47 = 11,80$ mq

Superficie per illuminazione del locale: $2 \times (1,00 \times 3,00) + 2 \times (0,76 \times 1,53) + (2,27 \times 1,53) = 6,00 + 2,33 + 3,47 = 11,80$ mq

Verifica: $11,80 \text{ mq} \times 8 = 94,40$ mq (verificato)


PARETI: Ristrutturazione di controsoffitto rivestito con pannelli in gesso, rivestito con intonaco e poi con pannelli in cartongesso sui lati verso i servizi igienici.

Superficie locale: 47,10 mq

Superficie per aerazione del locale: $2 \times (2,27 \times 1,53) = 6,95$ mq

Superficie per illuminazione del locale: $2 \times (2,27 \times 1,53) = 6,95$ mq

Verifica: $6,95 \text{ mq} \times 8 = 55,57$ mq (verificato)

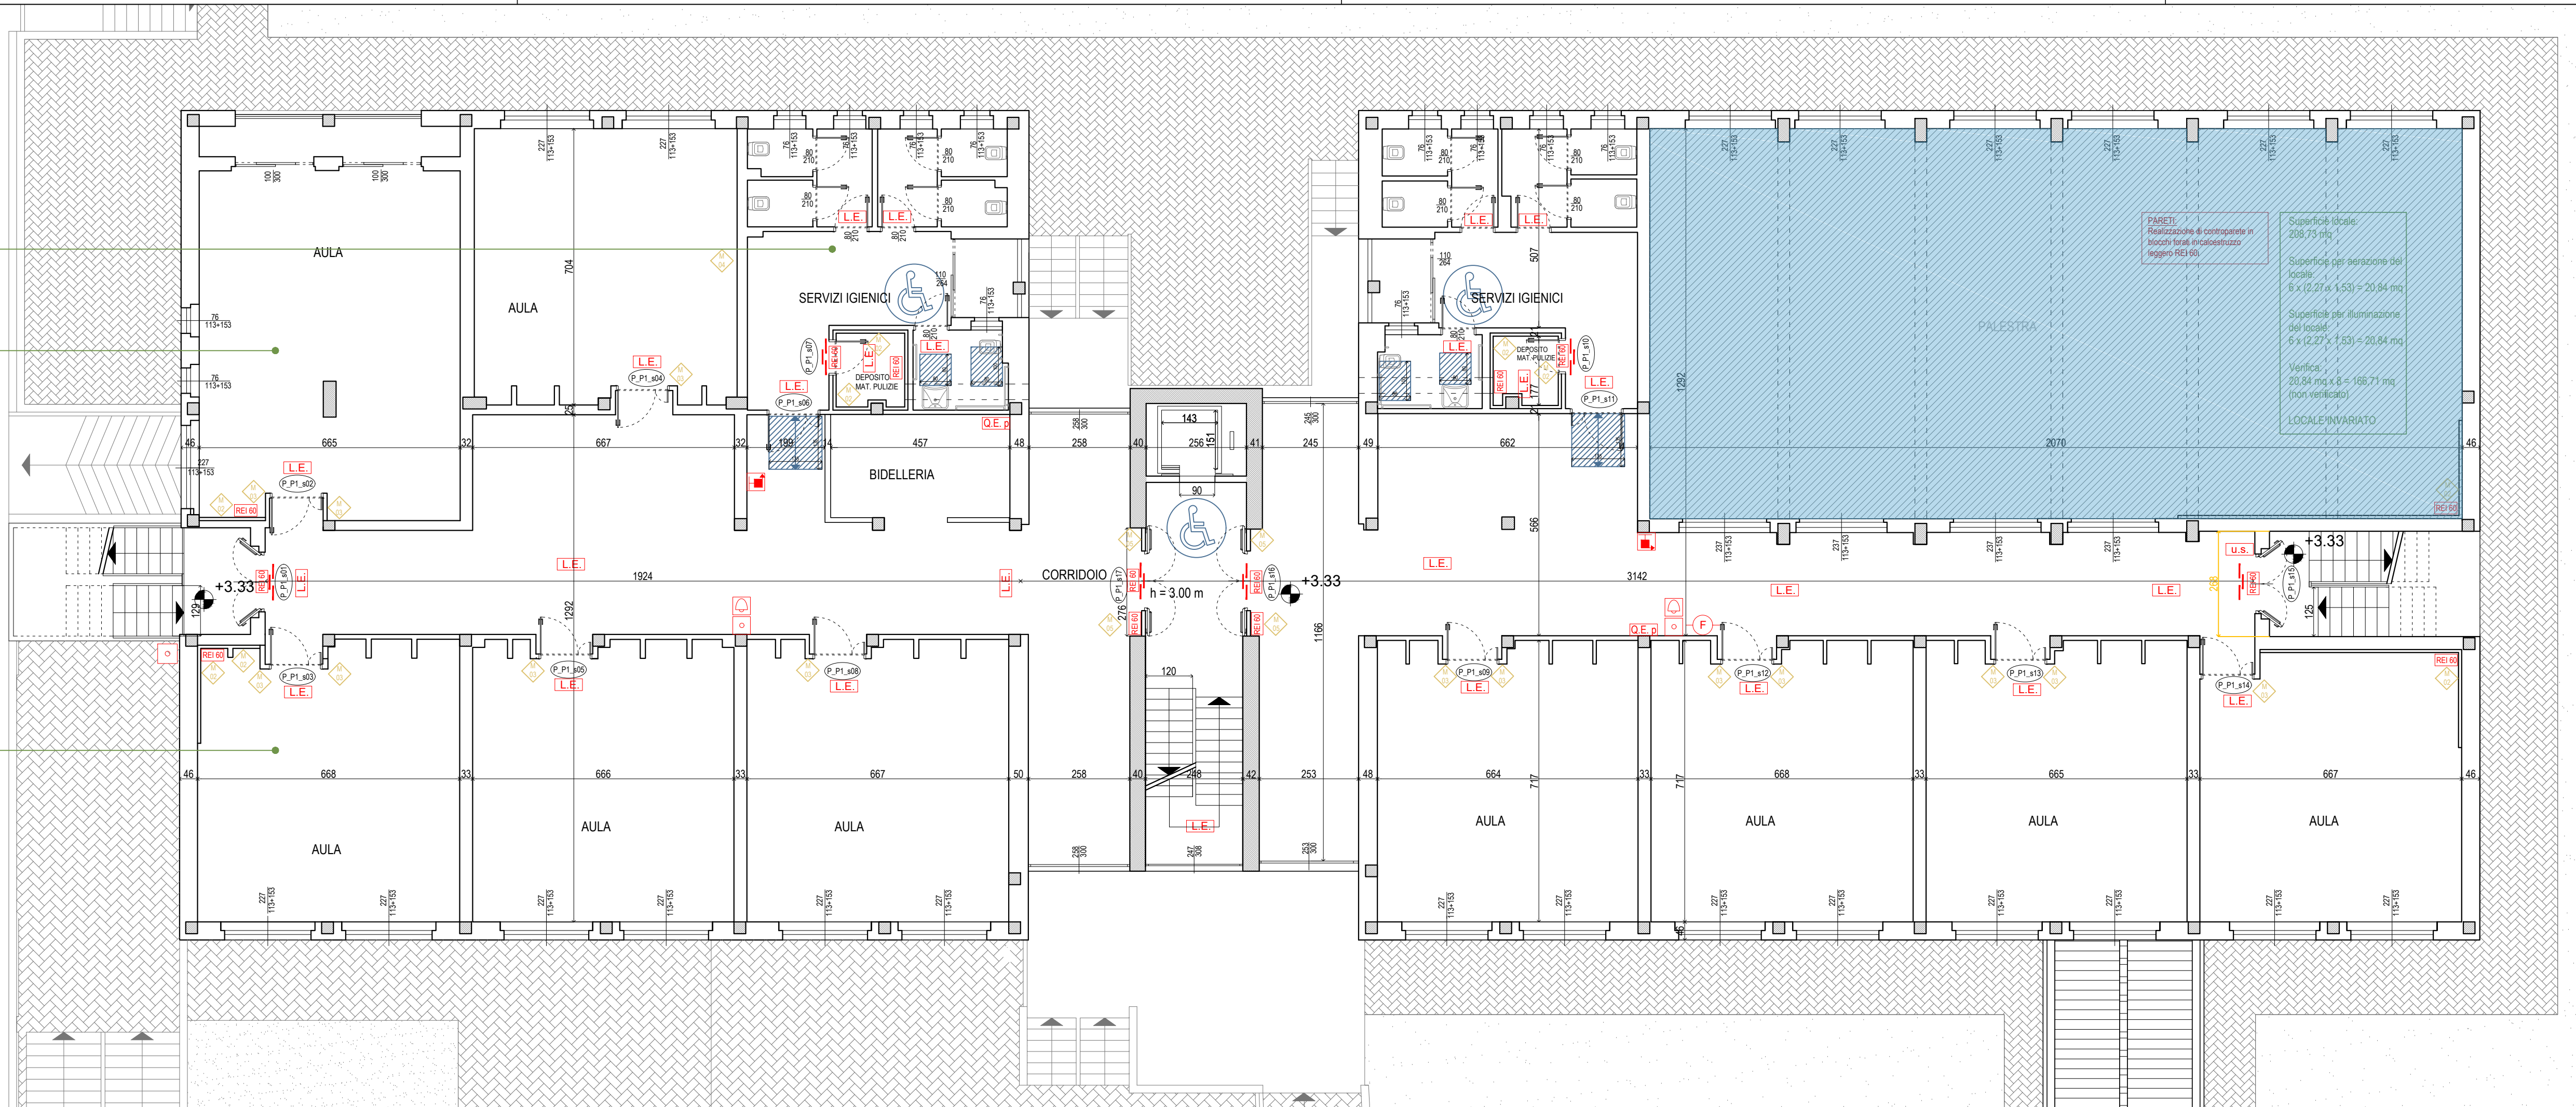

PIANO PRIMO - PROGETTO

PROSPETTO OVEST




LEGENDA

Prevenzione incendi

- Canne di aerazione
- Porta REI 60
- Q.E. Quadro elettrico
- Q.E.g. Quadro elettrico generale
- Q.E.p. Quadro elettrico piano
- Q.C. Quadro di comando
- L.E. Luce di emergenza
- U.S. Uscita di sicurezza
- Naspo
- Lancia antincendio idrante
- E Estintore portatile
- Pulsante d'allarme
- Interruttore di sgancio generale
- Campanella
- Rivelatore fumi
- Rivelatore gas
- Idrante a colonna
- Attacco di mandata dell'autopompa
- Idrante sottosuolo

Superamento barriere architettoniche

- Spazio di manovra, rotazione a 360°
- Spazio minimo per accostamento frontale lavandino
- Spazio minimo per accostamento laterale wc
- Spazio minimo antistante e retrostante la porta
- Interventi non oggetto del presente appalto

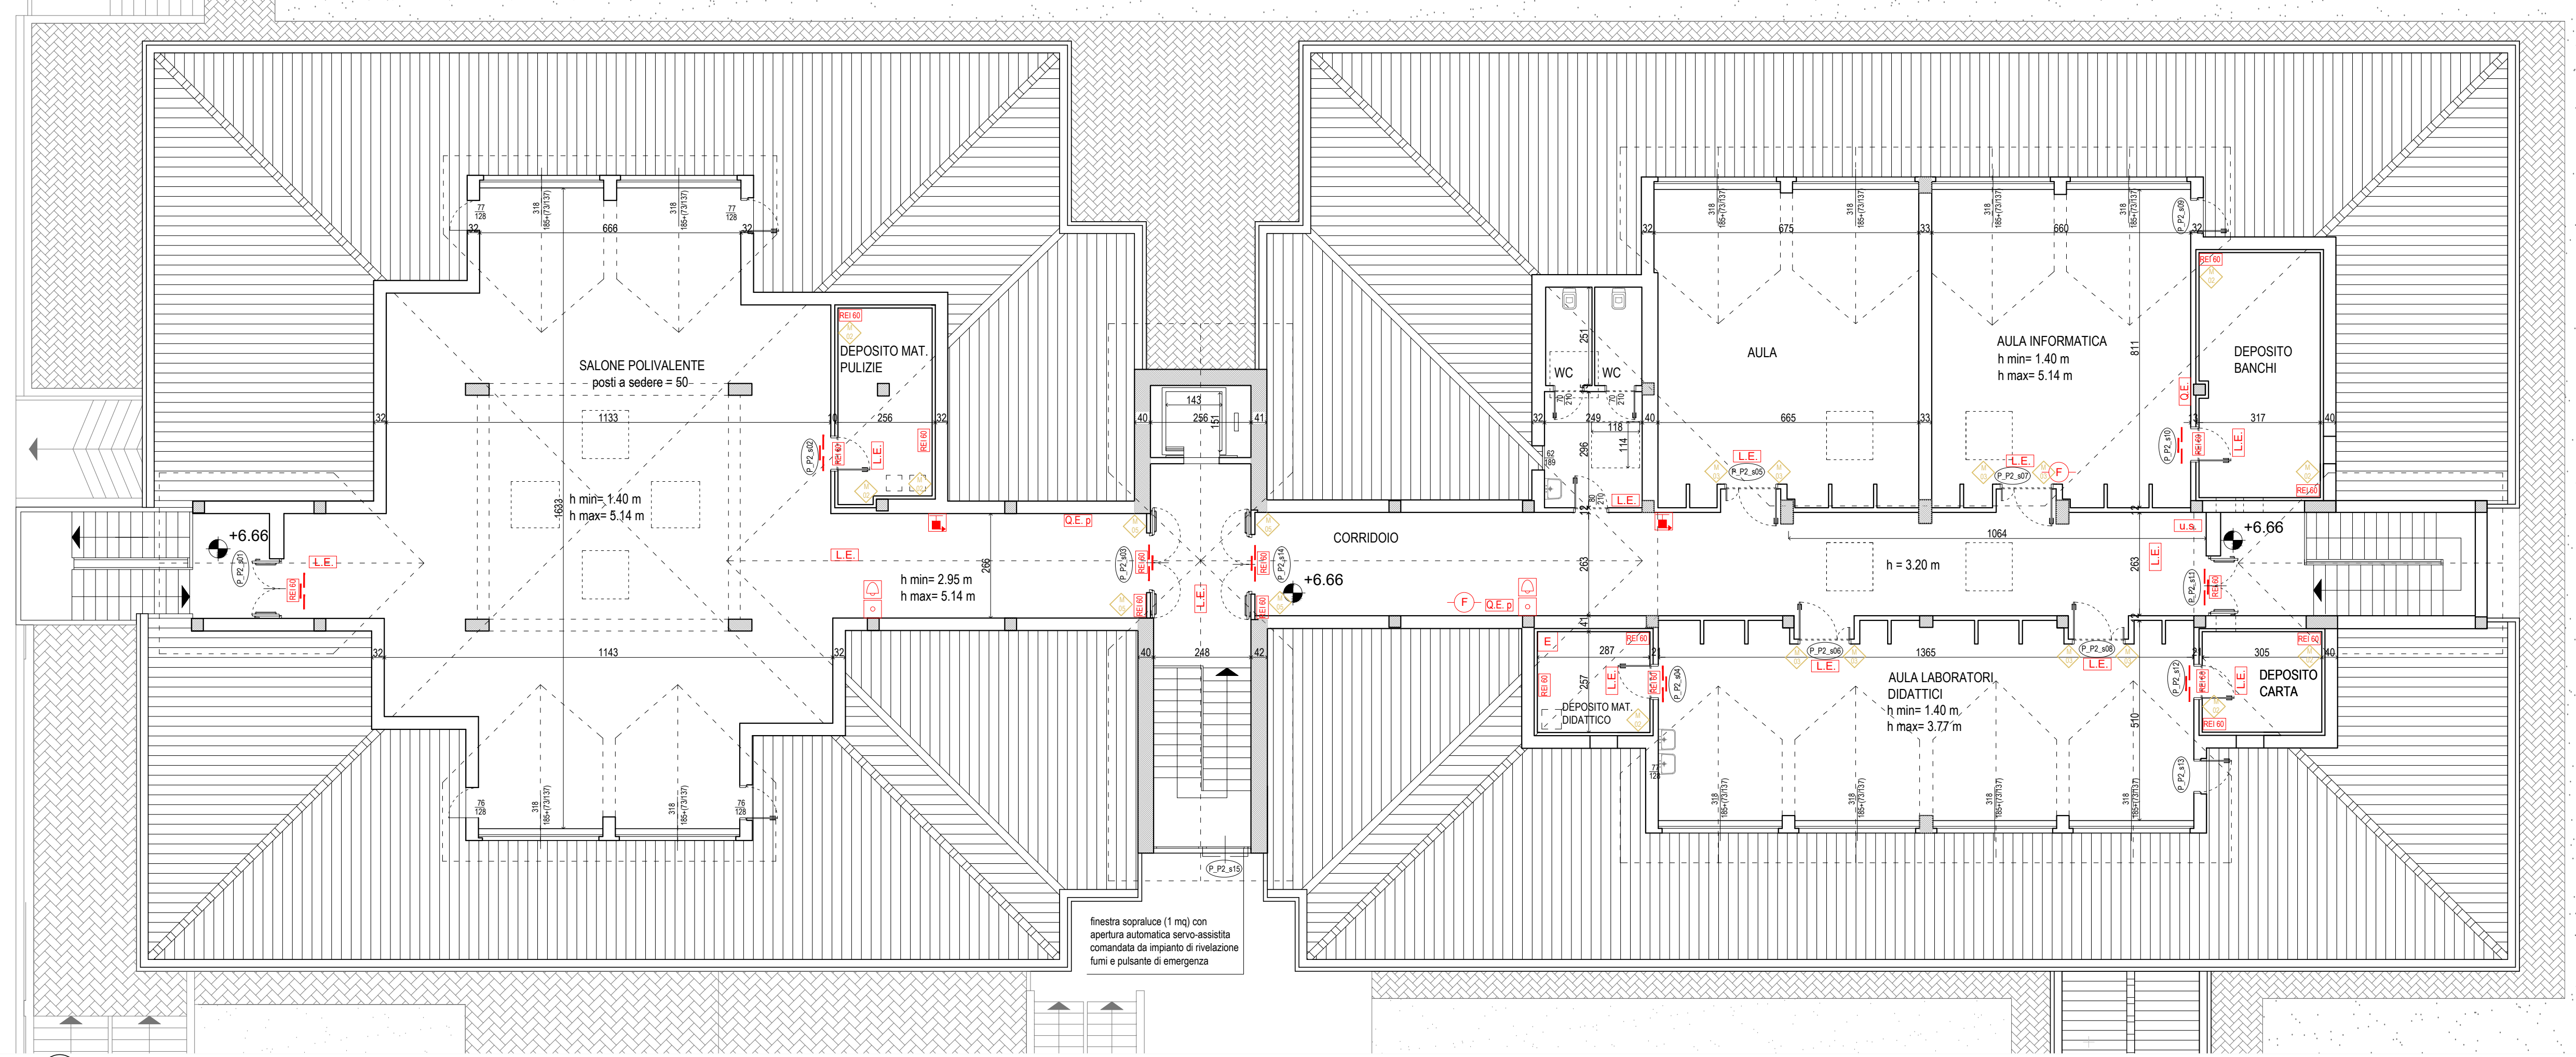

SOTTOTETTO - PROGETTO